



UNIDADE DE PRÉ - TRATAMENTO 01 (GRADEAMENTO GROSSEIRO)

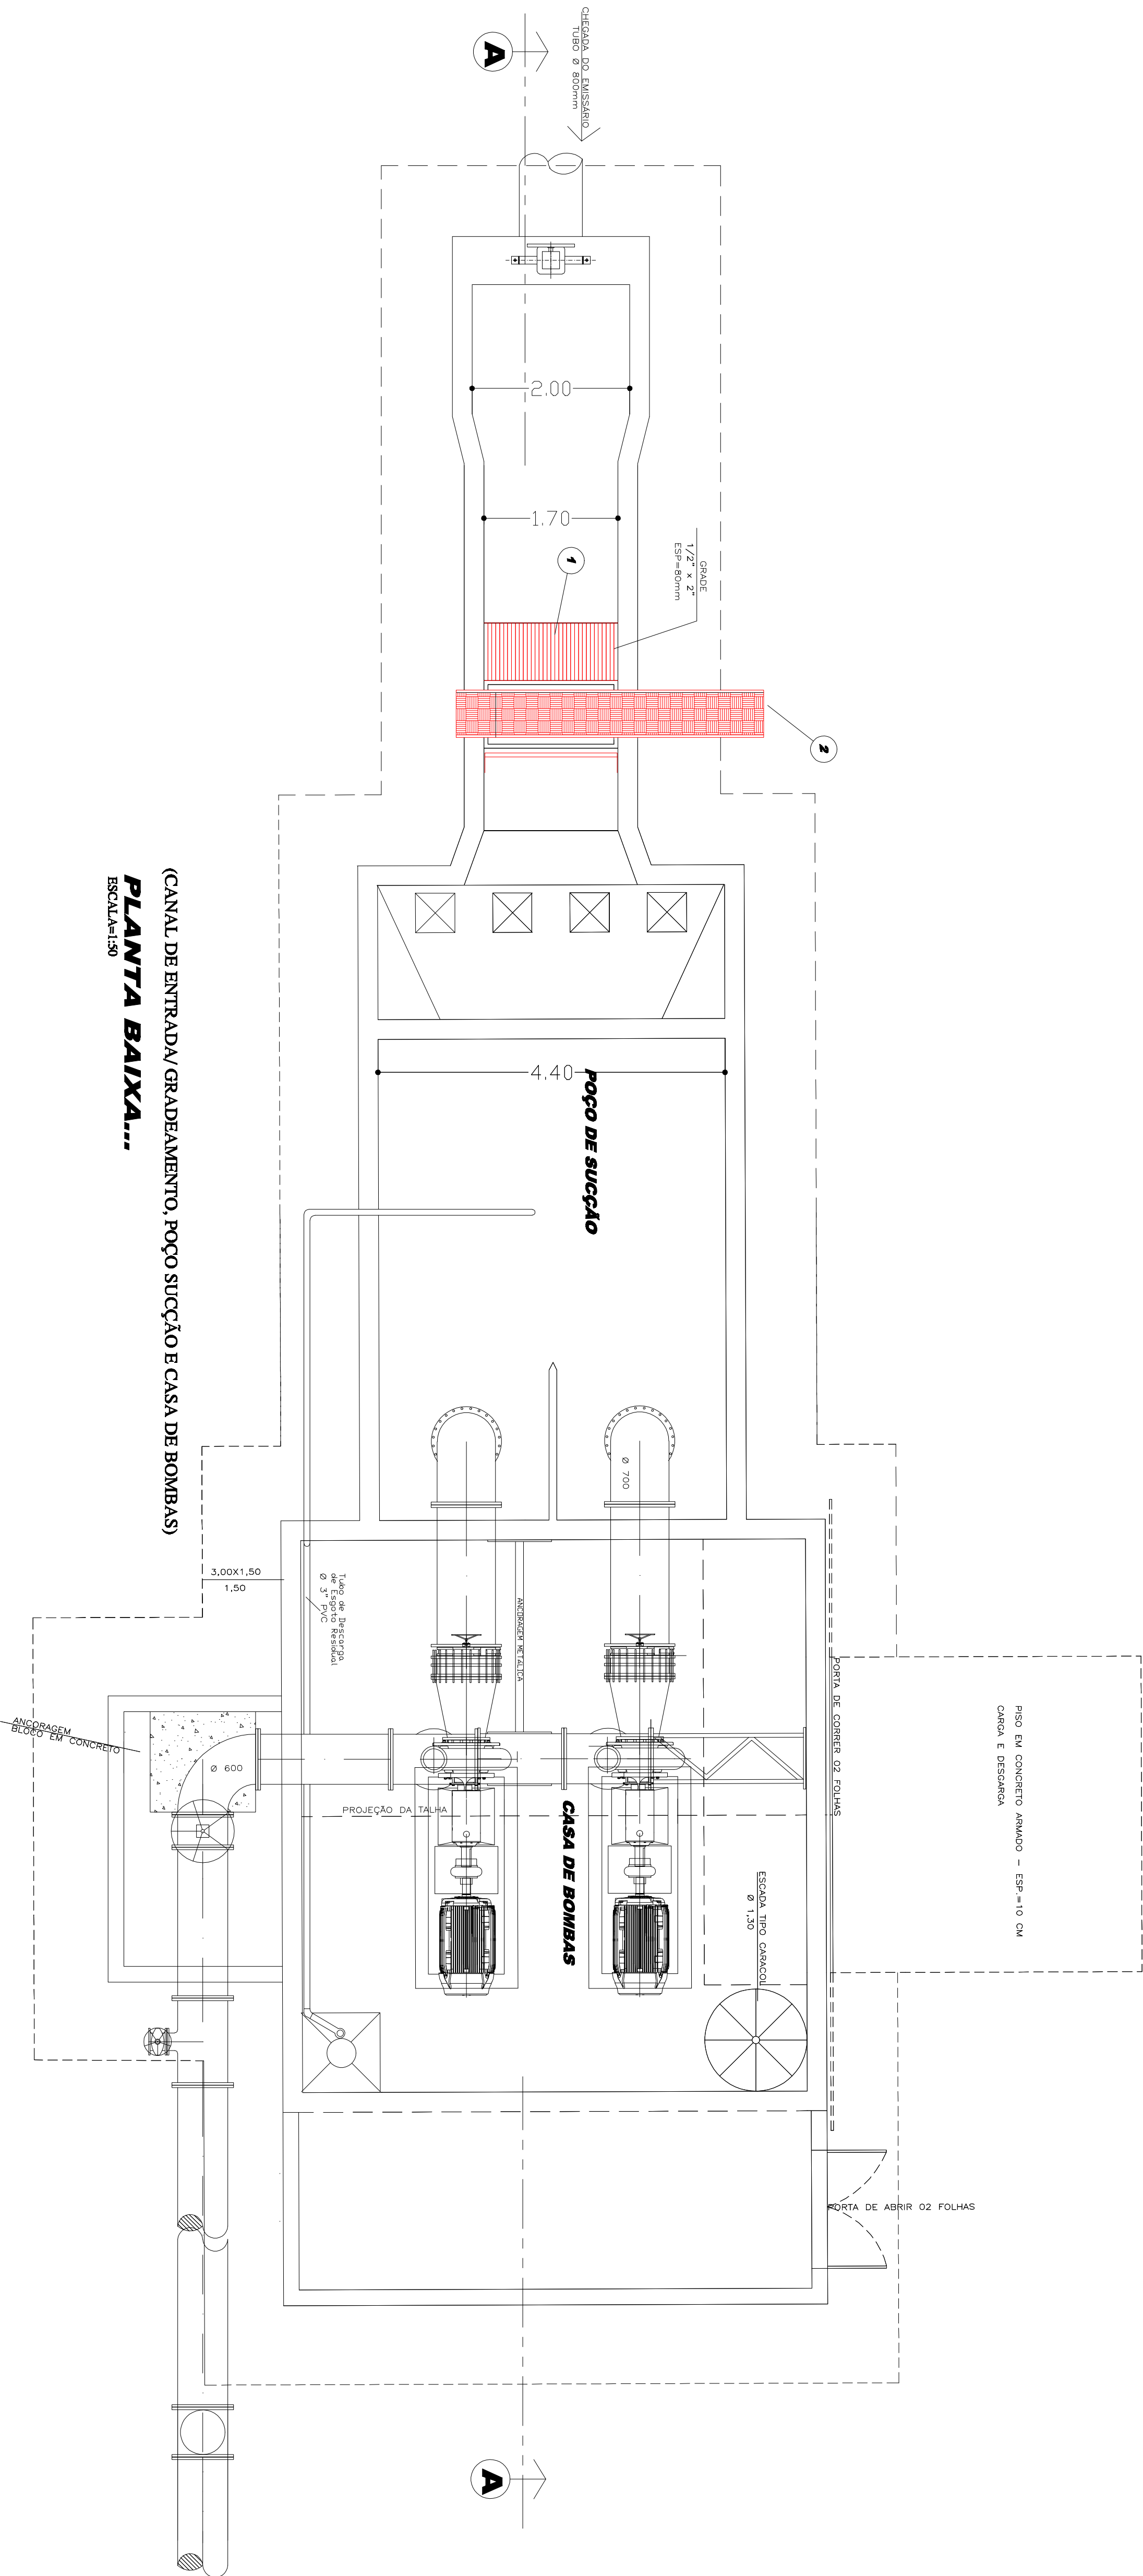

(CANAL DE ENTRADA, GRADEAMENTO, POÇO SUÇÃO E CASA DE BOMBAS)  
**PLANTA BAIXA...**  
ESCALA: 1:50

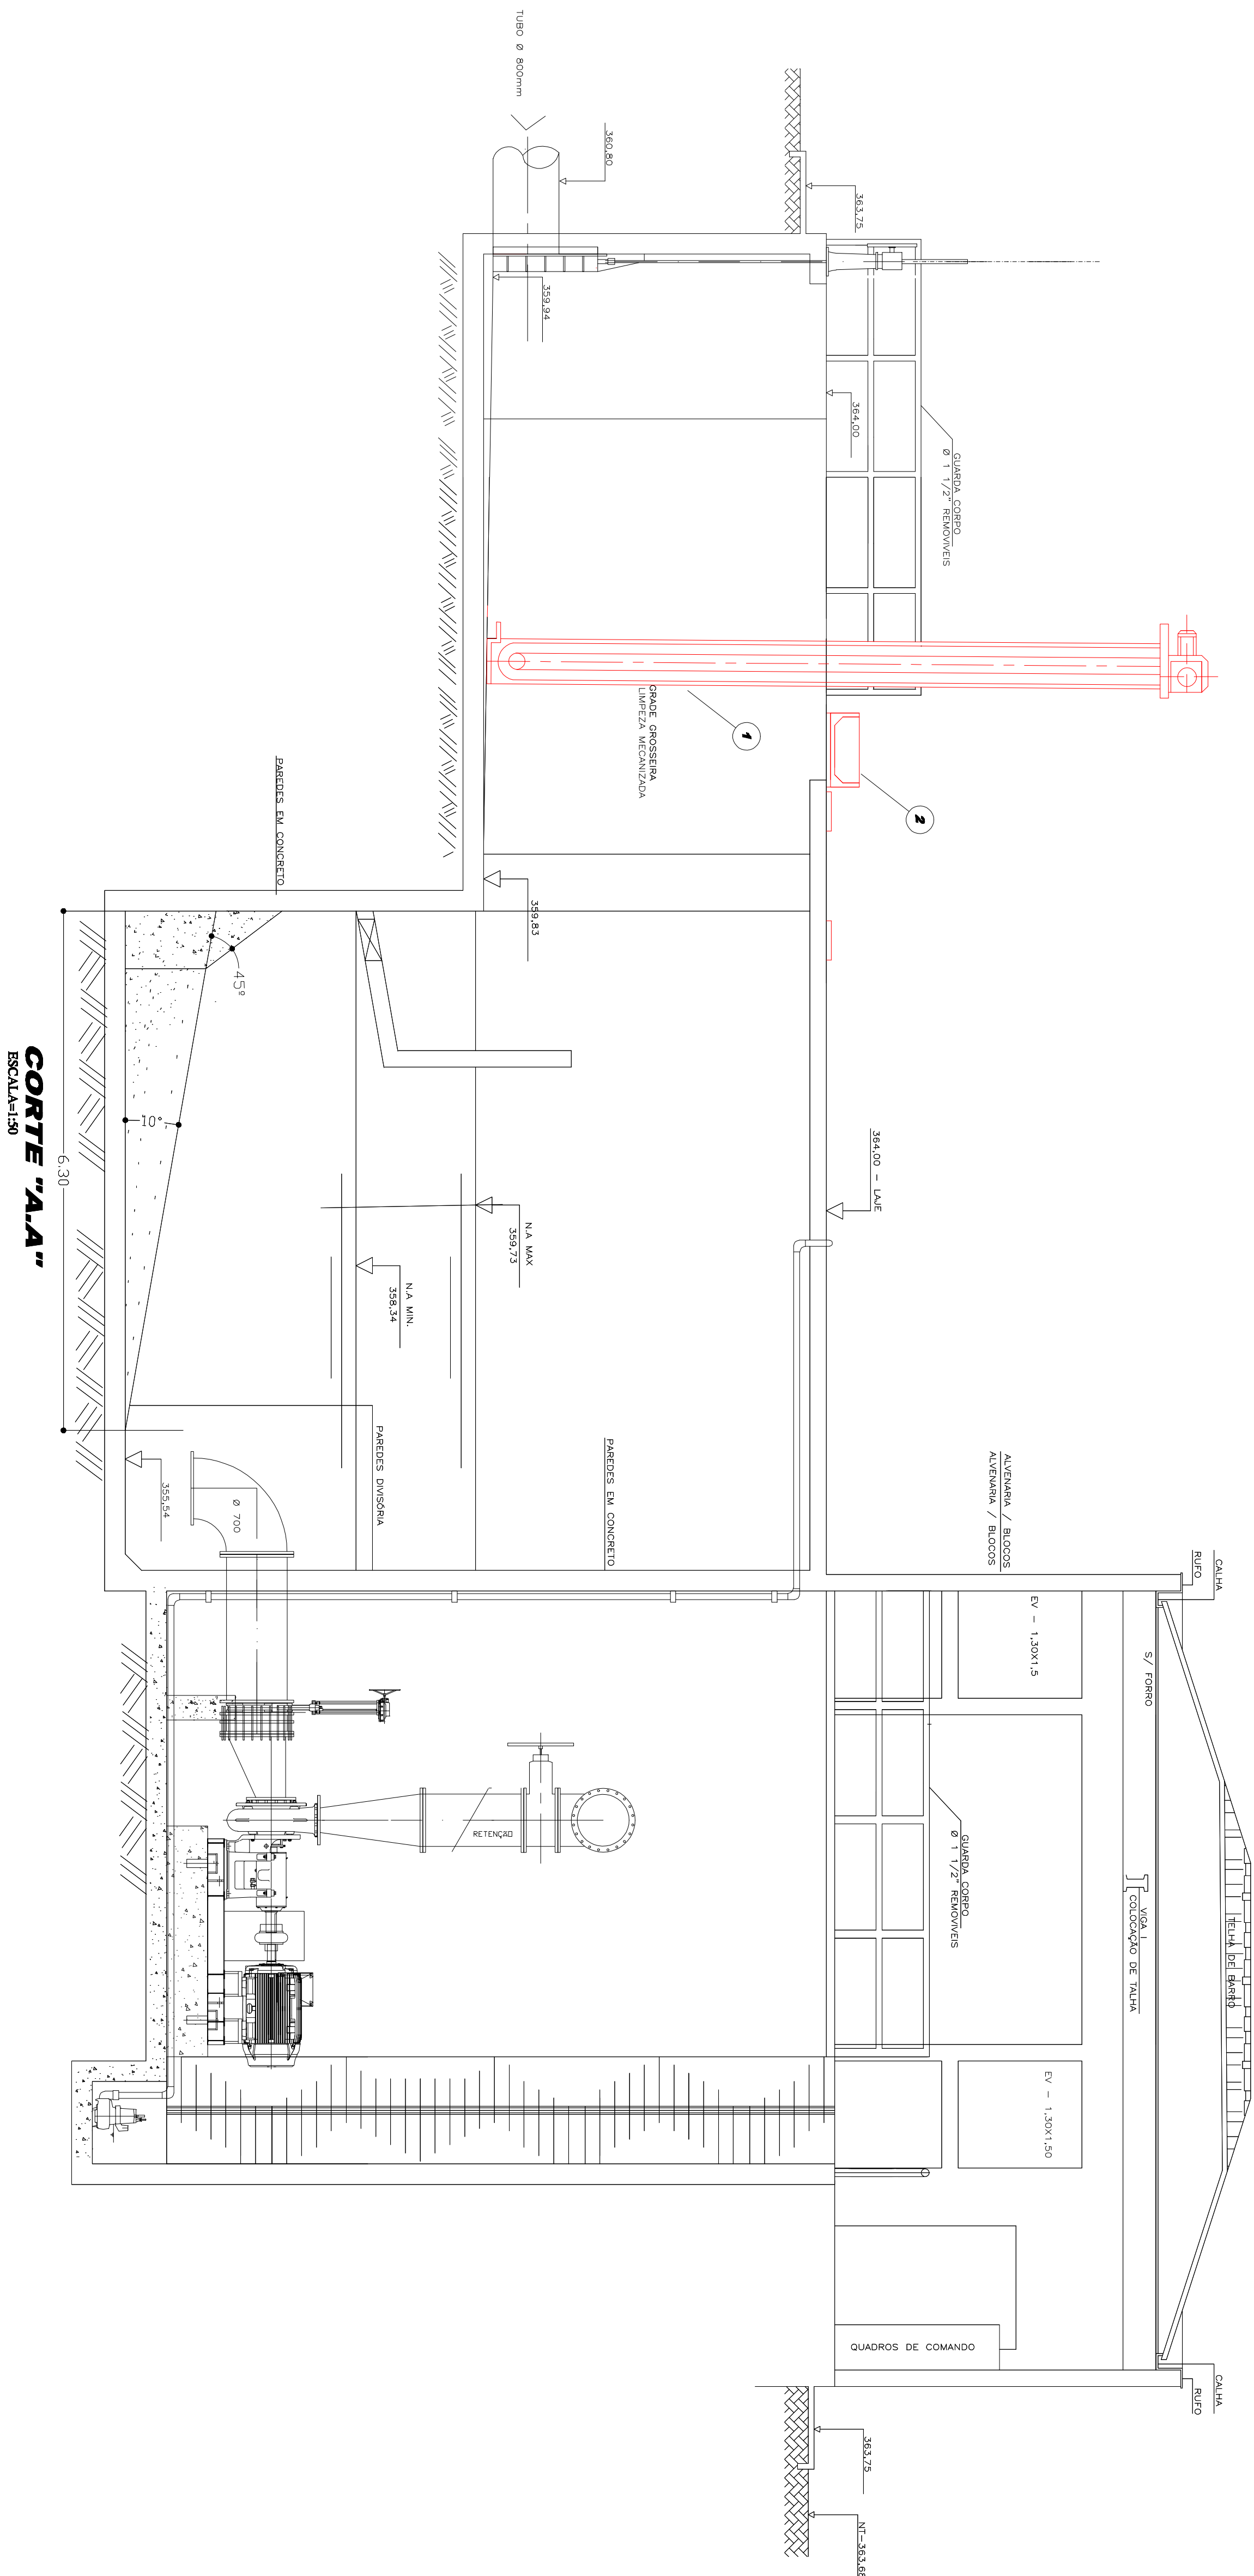

RELAÇÃO DE MATERIAIS

ITEM	MATERIAL	UNID.	QUANT.
01	GRADE DE BARRA MECANIZADA TIPO X COMES	5.00	01
02	FOLHA TRANSPARENTES DE BENTONITA	50	01

PREFEITURA MUNICIPAL DE BIRIGUI		FOLHA = 02/03
SISTEMA DE TRATAMENTO DE ESGOTO SANITÁRIO		
PROJETO BÁSICO		
ROBERTO BASICO		
MEMÓRIAS NAS UNIDADES DE PRÉ - TRATAMENTO DA ETU DA CIDADE DE BIRIGUI/SP		
ASSINATURA		
ESTRADA MUNICIPAL RGT - 020, KM 06		
BARRIO BAIXOTES		
BIRIGUI, ESTADO DE SÃO PAULO.		
LOCALIZAÇÃO	RESPONSÁVEIS:	
ÁREAS	LEANDRO MARTES MIAMI PREFEITO MUNICIPAL DE BIRIGUI	
	ANIEL LUIZ BRANCO SECRETÁRIO DE MEIO AMBIENTE	
	VALDIR ANTONIO LEMOS DEPTO DO CONTROLE DE SERV. DE ÁGUA E ESGOTO	
DESAFIOS	RESP. TÉCNICA: SOLUÇÃO PROPOSTA: MANUTENÇÃO COTA/SP N.º 060668913	
	DATA: 16/03/2021	ANO: 2020